


Kläranlage Herrieden

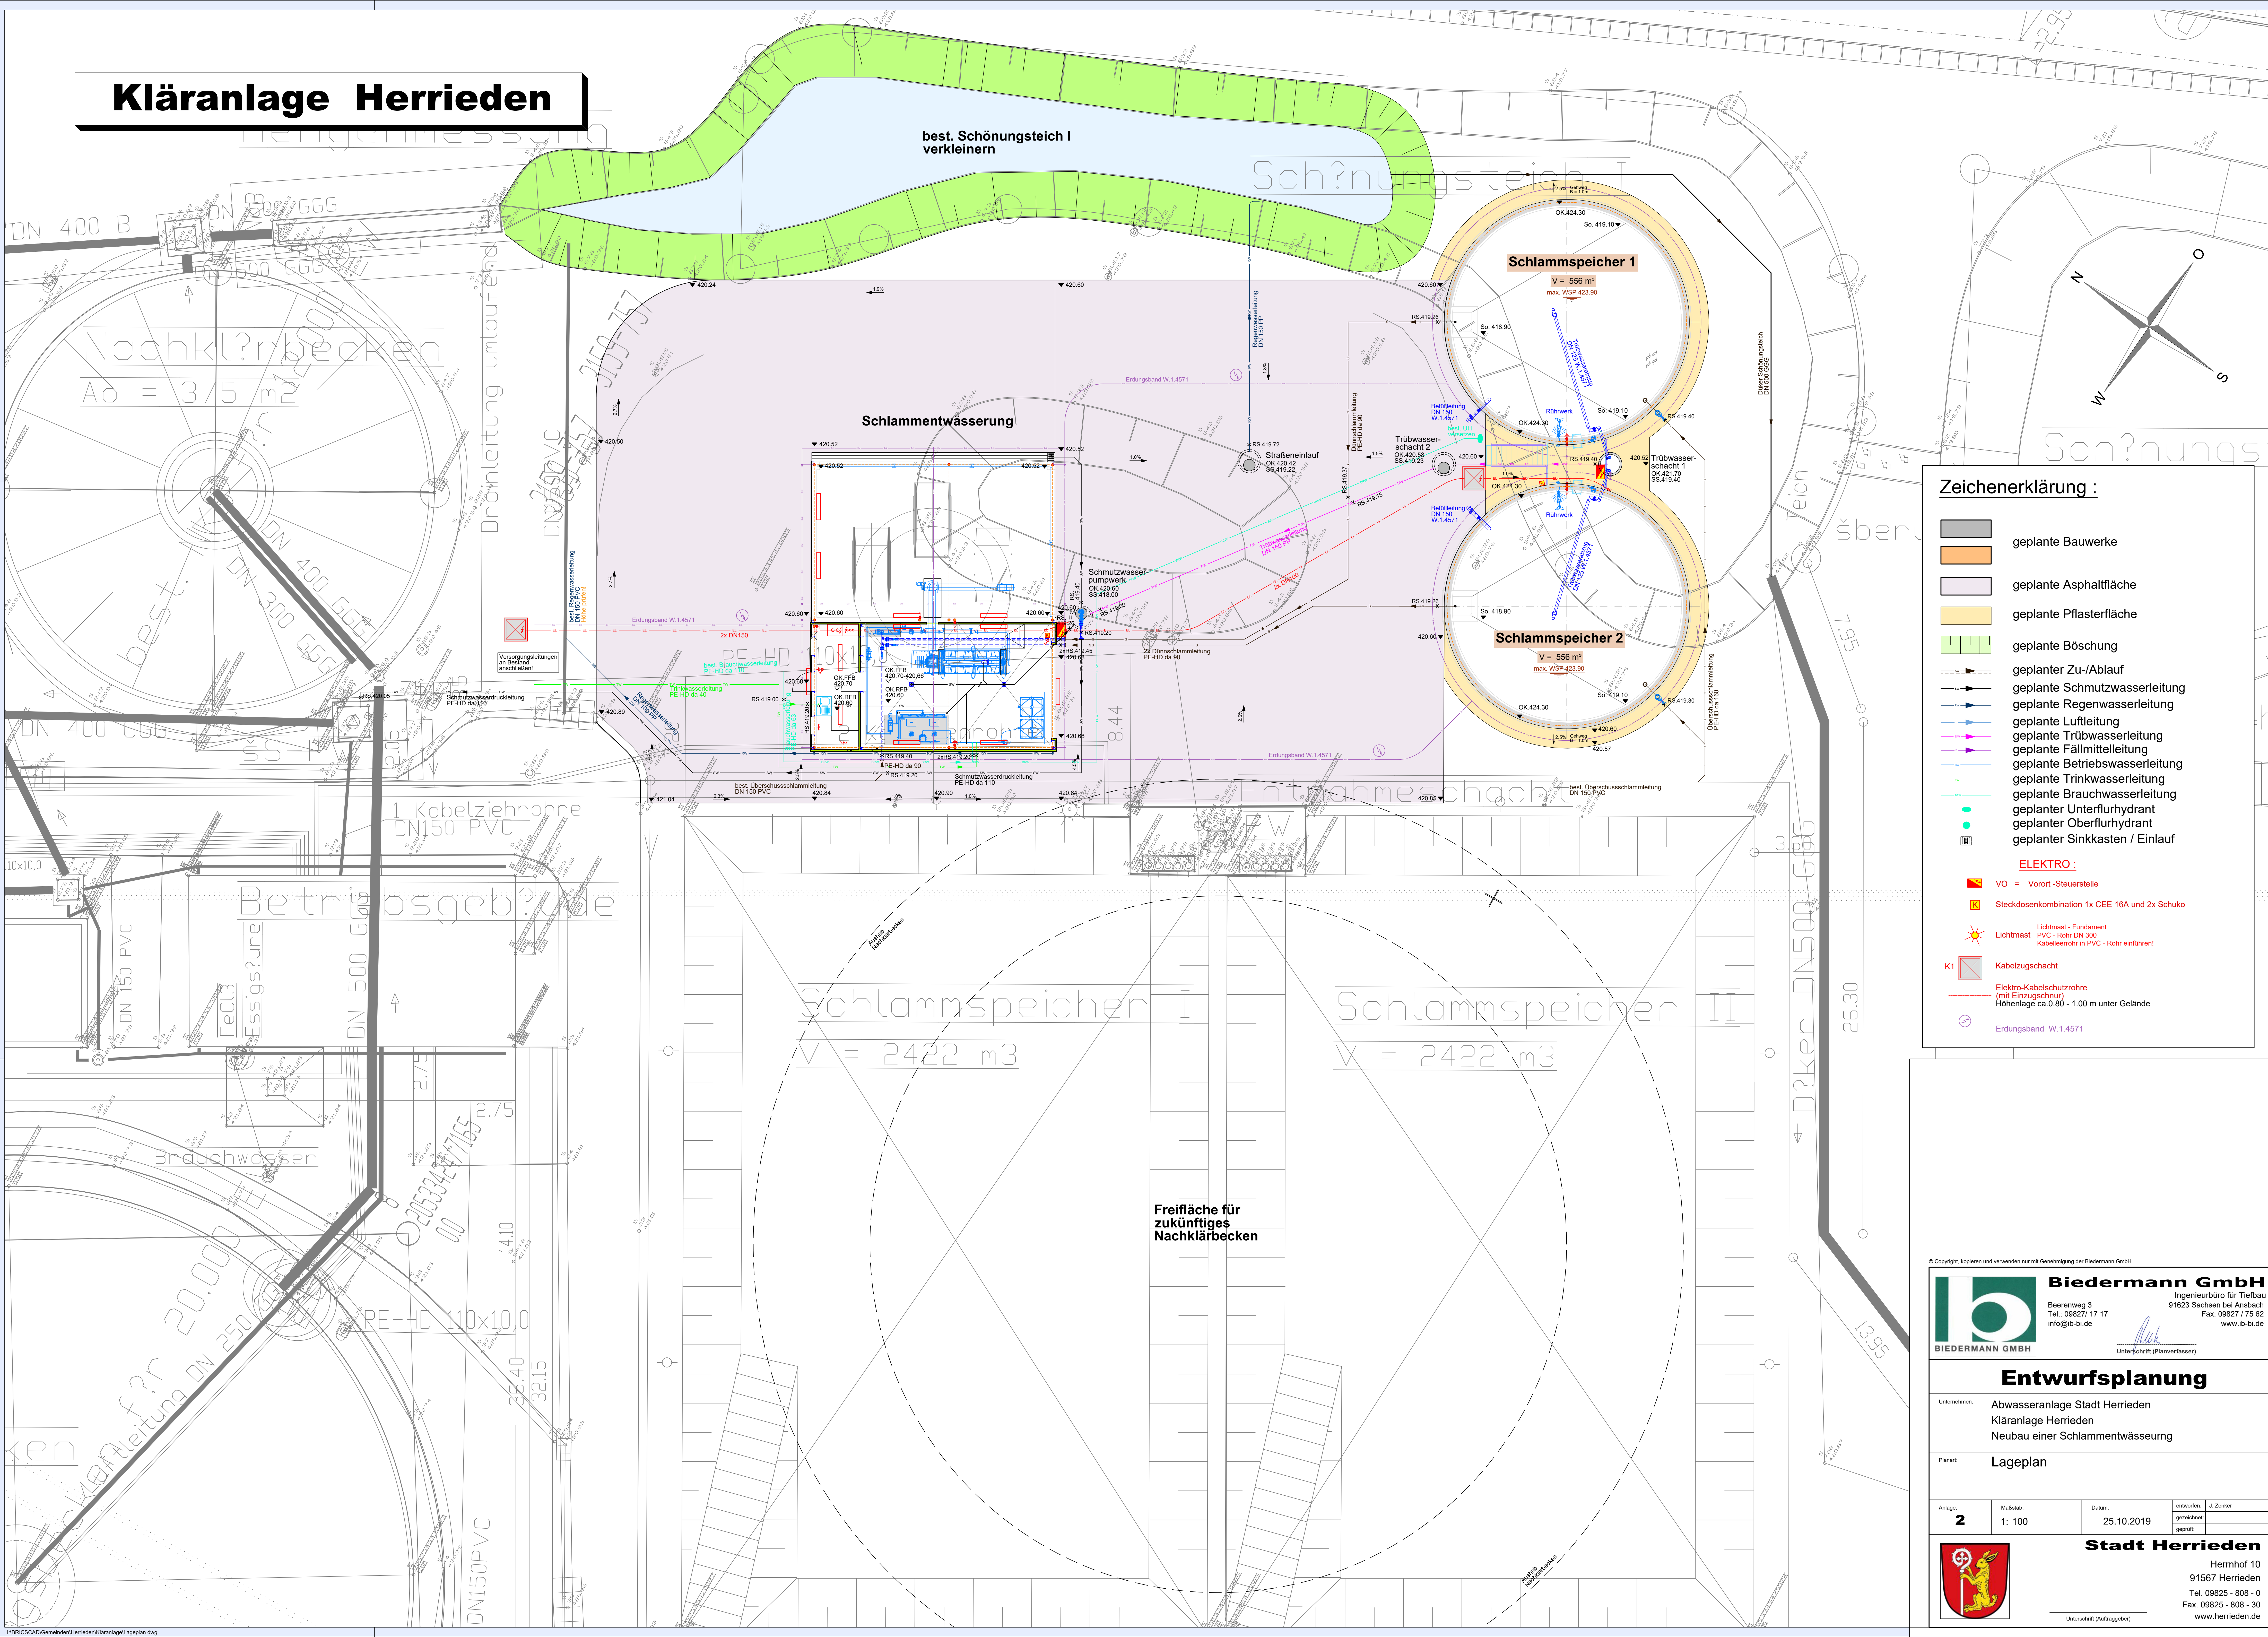

Zeichenerklärung :

- geplante Bauwerke
- geplante Asphaltfläche
- geplante Pflasterfläche
- geplante Böschung
- geplanter Zu-/Ablauf
- geplante Schmutzwasserleitung
- geplante Regenwasserleitung
- geplante Luftleitung
- geplante Trübwasserleitung
- geplante Fällmittelleitung
- geplante Betriebswasserleitung
- geplante Trinkwasserleitung
- geplante Brauchwasserleitung
- geplanter Unterflurhydrant
- geplanter Oberflurhydrant
- geplanter Sinkkasten / Einlauf

ELEKTRO :

- VO = Vorort-Steuerstelle
- Steckdosenkombination 1x CEE 16A und 2x Schuko
- Lichtmast - Fundament
PVC - Rohr DN 300
Kabelrohr in PVC - Rohr einführen!
- K1 Kabelzugschacht
- Elektro-Kabelschutzrohr
(mit Einzugschur)
Höhenlage ca. 0.80 - 1.00 m unter Gelände
- Erdungsband W.1.4571

© Copyright, kopieren und verwenden nur mit Genehmigung der Biedermann GmbH

**Biedermann GmbH**
Ingenieurbüro für Tiefbau
Beerenweg 3
Tel.: 09827 17 17
info@b-bi.de
Fax: 09827 17 52
www.b-bi.de


Unterschrift (Planverfasser)

Entwurfsplanung

Unternehmen: Abwasseranlage Stadt Herrieden
Kläranlage Herrieden
Neubau einer Schlammwässerung

Planart: Lageplan

Anlage: 2	Maßstab: 1: 100	Datum: 25.10.2019	entworfen: J. Zenker gezeichnet: geprüft:
------------------	-----------------	-------------------	---

**Stadt Herrieden**
Herrnhof 10
91567 Herrieden
Tel. 09825 - 808 - 0
Fax. 09825 - 808 - 30
www.herrieden.de

Unterschrift (Auftraggeber)